


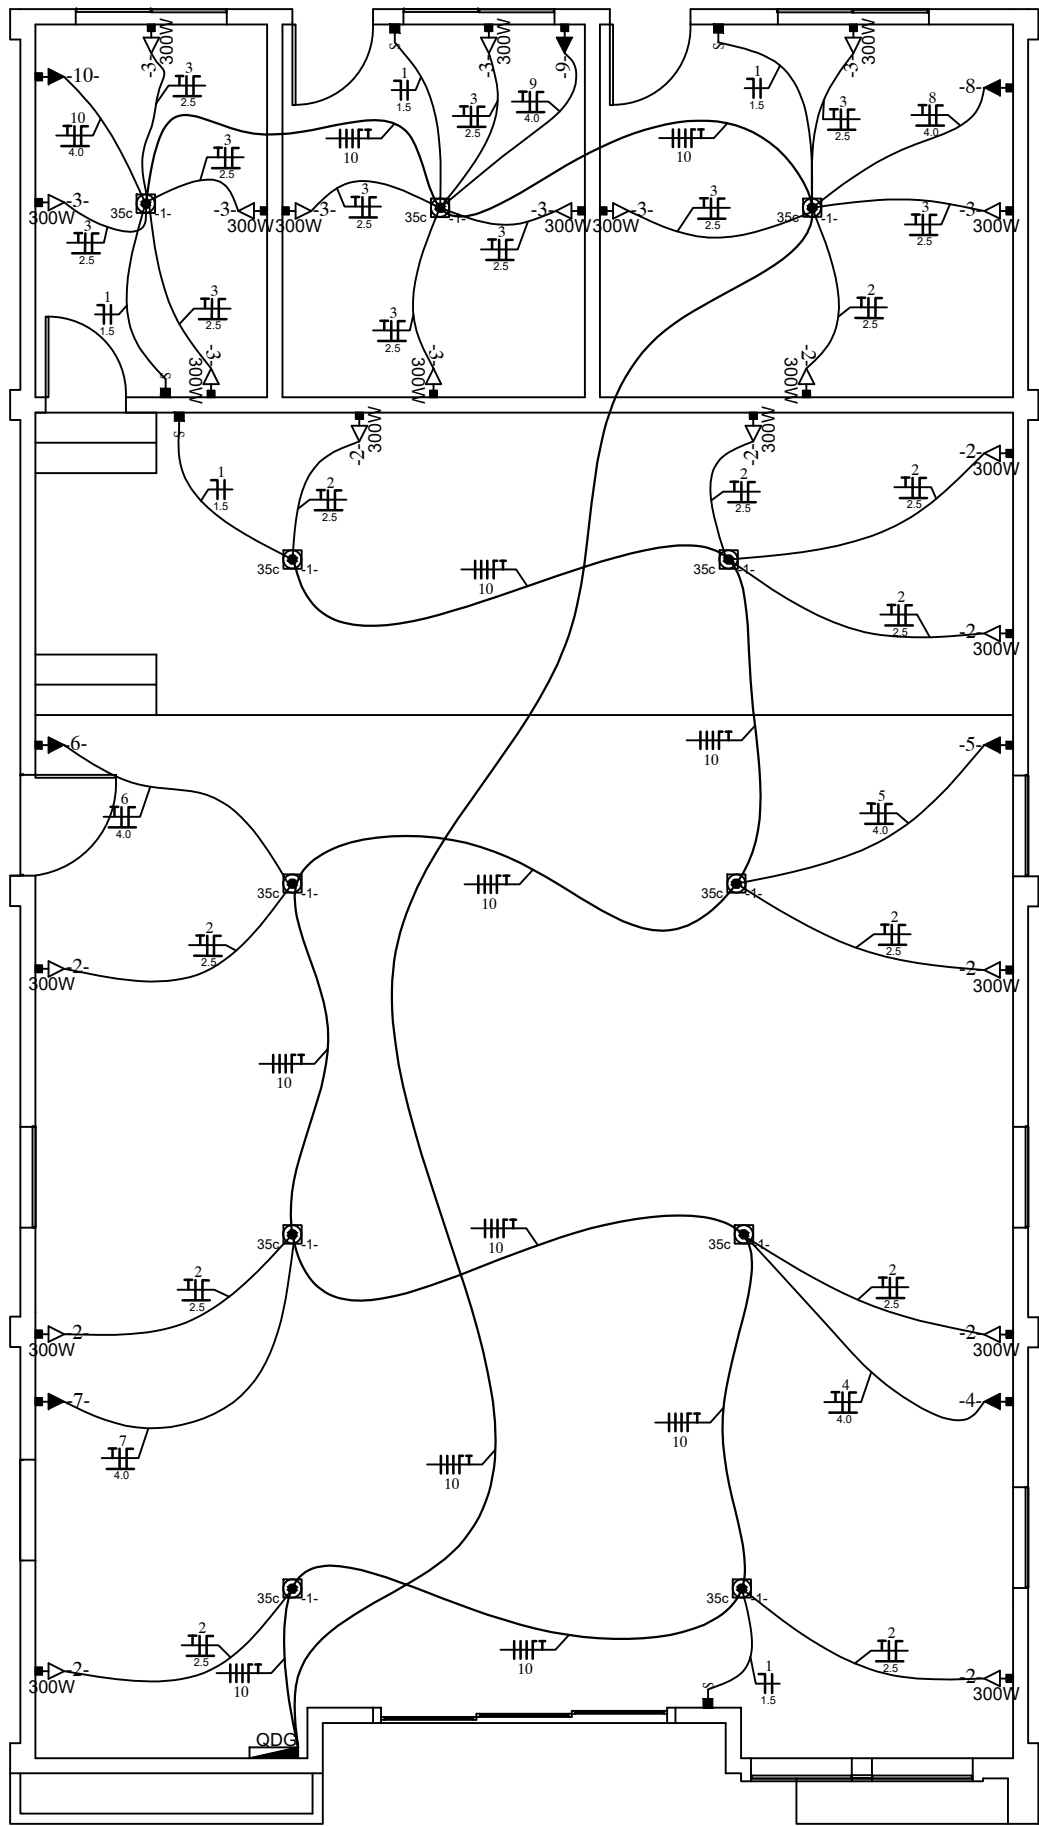


PLANTA INST. ELÉTRICA
ESCALA: 1:75

EDIFICAÇÃO
DIAGRAMA UNIFILAR

QD	Circuito	Descrição	Esquema	V (V)	Lâmpada(W)			Tomada(W)			Pot. total (W)	Pot. total Amperes	Seção (mm2)	Disj (A)
					5c	27c	35c	300	1.500	5.500				
QDG	1	ILUMINAÇÃO	F+N	127 V	-	-	11	-	-	-	385	3.03	1.5	10.0
	2	TOMADA	F+N+T	127 V	-	-	-	11	-	-	3.300	25.98	2.5	15.0
	3	TOMADA	F+N+T	127 V	-	-	-	11	-	-	3.300	25.98	2.5	15.0
	4	AR COND.	F+N+T	220 V	-	-	-	-	-	01	5.500	25.00	4.0	20.0
	5	AR COND.	F+N+T	220 V	-	-	-	-	-	01	5.500	25.00	4.0	20.0
	6	AR COND.	F+N+T	220 V	-	-	-	-	-	01	5.500	25.00	4.0	20.0
	7	AR COND.	F+N+T	220 V	-	-	-	-	-	01	5.500	25.00	4.0	20.0
	8	AR COND.	F+N+T	220 V	-	-	-	-	01	-	1.500	6.81	4.0	20.0
	9	AR COND.	F+N+T	220 V	-	-	-	-	01	-	1.500	6.81	4.0	20.0
	10	AR COND.	F+N+T	220 V	-	-	-	-	01	-	1.500	6.81	4.0	20.0
TOTAL		-	-	-	-	-	11	22	03	04	33.485	175.42	10.0	40.0

CONVENÇÃO

SÍMB.	DISCRIMINAÇÃO	
ELÉTRICA		
	Fios condutor: fase, neutro, retorno, terra.	
	Eletrodutor que passa pelo teto e parede.	
	Ponto de luz no teto.	
	Ponto de luz na parede.	
	Ponto de luz fluorescente no teto.	
	Tomada à 0.30cm do piso.	
	Tomada à 1.20cm do piso.	
	Tomada e interruptor à 1.20cm do piso.	
	Tomada e interruptor à 0.30cm do piso.	
	Indicação das seções dos condutores, no caso, 3 condutores de seção 4mm².	
	Tomada pl ar-cond. à 1.70cm do piso.	
	Interruptor.	
	Quadro de distribuição de cargas.	
	Tomada 220 W.	
	Tomada pl chuveiro à 2.20cm do piso.	
	Tomada pl antena TV.	
	Tomada pl telefone.	
	Tomada pl interface de trava elétrica.	
	Ponto de luz fluorescente, compacta, tipo spot, instalação aparente onde: n = quantidade de lâmpadas instaladas; A = potência da lâmpada instalada; B = circuito de alimentação; C = Interruptor de comando.	

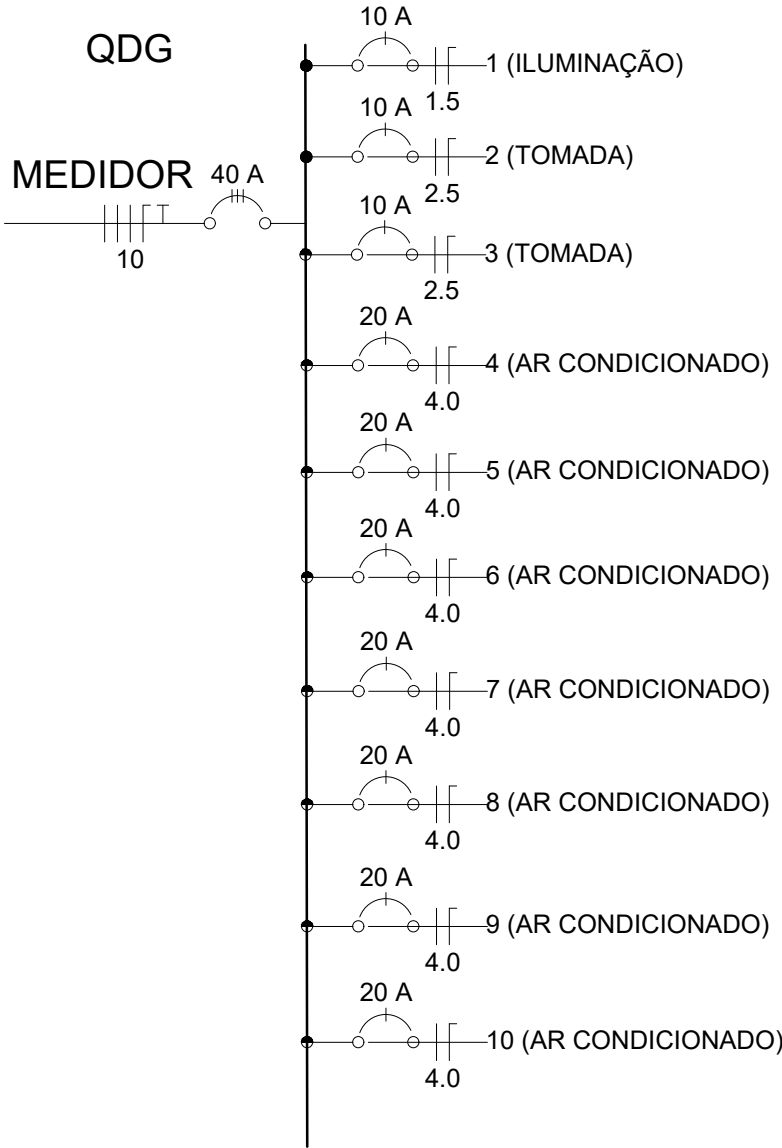

ASSINATURA:	PROJETO INSTALAÇÕES E DETALHES	TIPO:
RESPONSÁVEL TÉCNICO ANDRESSA DUARTE EMENERGILDO CAU: A114171-6	CONSTRUÇÃO DE EDIFICAÇÃO COMERCIAL EM ALVENARIA	INST. 1.1
PROPRI.: IGREJA ASSEMBLEIA DE DEUS CNPJ: 29.182.174/0001-02	PLANTA ELÉTRICA E LEGENDAS	
PREFEITURA:	OBRA	
FOLHA:	CIDADE: SERINGUEIRAS - RO	
	LOCAL: AVENIDA TIRADENTE COM A OLAVO BILAC S/N	
	SETOR 003 QUADRA 11 LOTE 329 BAIRRO CRISTO REI	
	DATA: JANEIRO 2021	DIM.: METRO
		ESC.: INDICADA